


PODORYS 1.NP - NOVÝ STAV

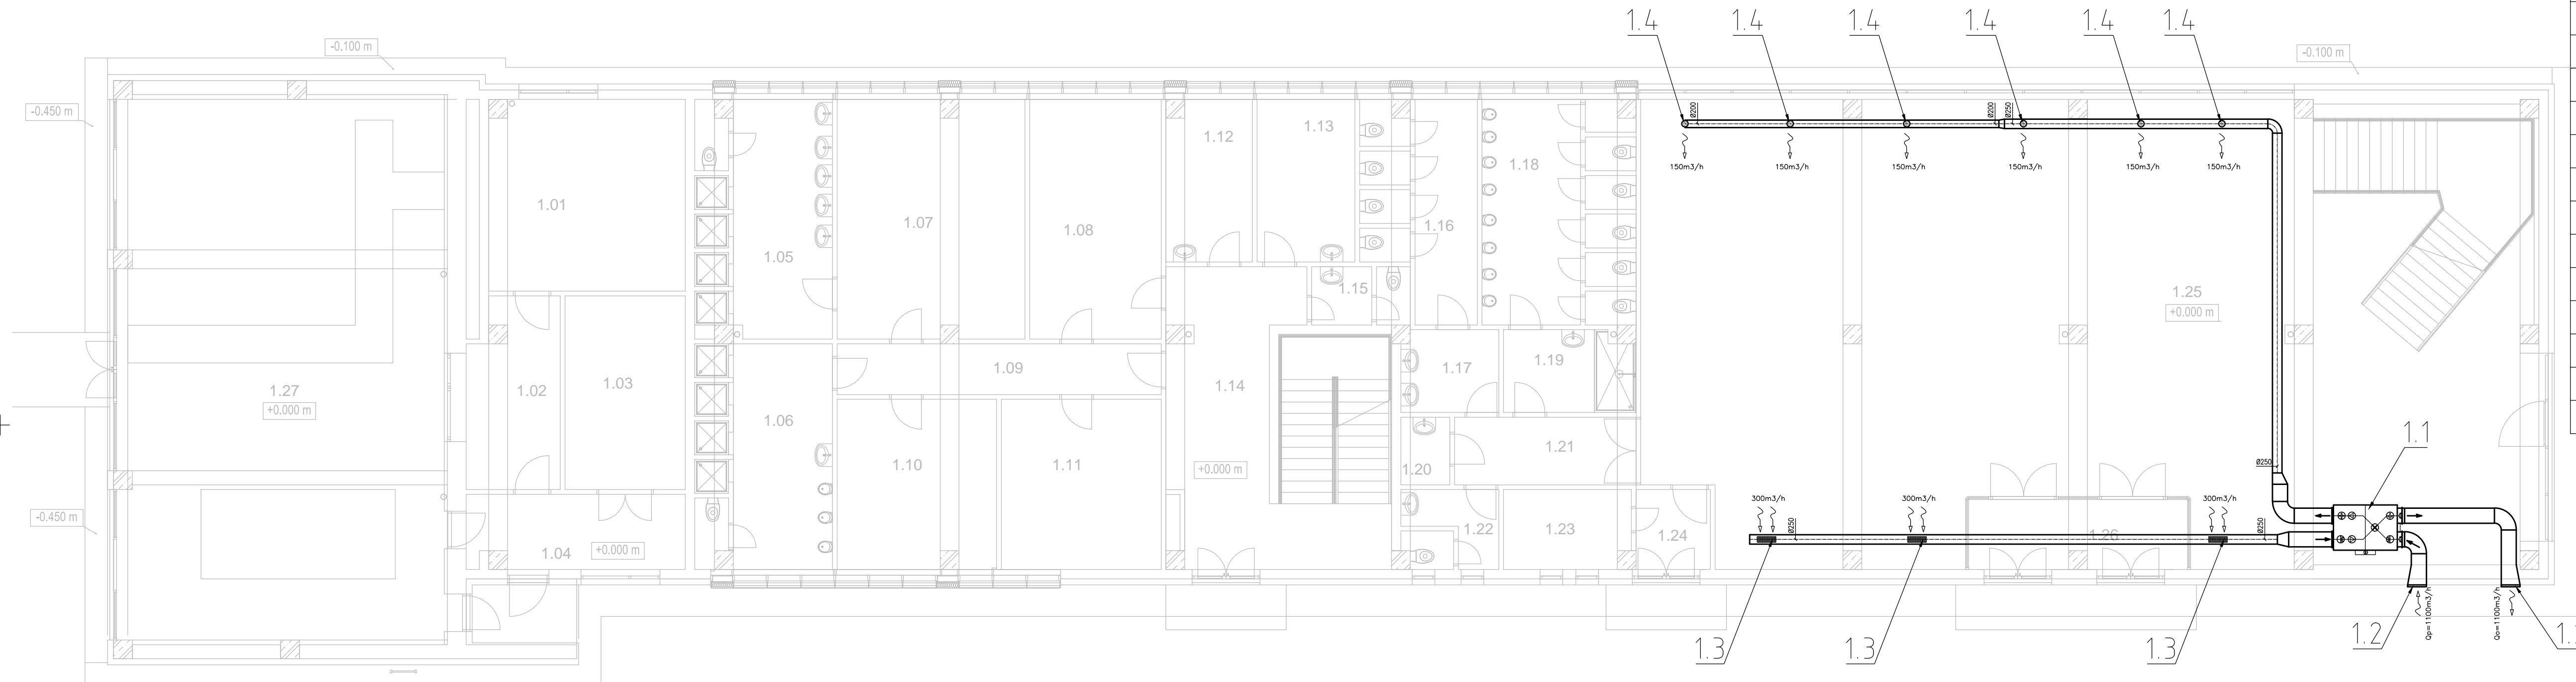




LEGENDA MIESTNOSTÍ 1.NP - NOVÝ STAV

Č.M.	NÁZOV	PLOCHA	Č.M.	NÁZOV	PLOCHA
1.01	STROJOVNĀ	26.40 m²	1.15	WC PERSONĀL	4.07 m²
1.02	STROJNĪK	11.86 m²	1.16	WC ŽENY	15.54 m²
1.03	ELKTRO ROZVODNĀ	16.48 m²	1.17	PREDSEIŇ WC ŽENY	5.63 m²
1.04	CHODBA	11.28 m²	1.18	WC MUŽI	23.46 m²
1.05	UMÝVARKA	22.32 m²	1.19	PREDSEIŇ WC MUŽI	7.47 m²
1.06	UMÝVARKA	21.21 m²	1.20	UPRATOVAČKA	2.34 m²
1.07	ŠATŇA	31.43 m²	1.21	CHODBA	8.69 m²
1.08	ŠATŇA	22.30 m²	1.22	WC PRE BUFET	5.26 m²
1.09	CHODBA	11.63 m²	1.23	SKLAD BUFETU	7.04 m²
1.10	ŠATŇA	18.94 m²	1.24	ZĀDVERIE	4.20 m²
1.11	ŠATŇA	19.23 m²	1.25	VESTIBUL, ŠATŇA	276.85 m²
1.12	LEKĀR	9.71 m²	1.26	ZĀDVERIE	10.96 m²
1.13	ROZHODCOVIA	11.26 m²	1.27	GARĀŽ	122.86 m²
1.14	CHODBA + SCHODISKO	41.44 m²			
			SPOLU: 27		769.83 m²


POZNĀMKY
 - VZT JEDNOTKA BUDE KOTVENĀ DO STROPNEJ KONŠTRUKCIE
 - POTRÚNE TRASY OD VZT JEDNOTKY DO EXTERIĚRU BUDŮ TEPLNE IZOLOVANĚ

LEGENDA VZT

-  ODVODNÝ TANIEROVÝ VENTIL
-  PRIVODNÝ TANIEROVÝ VENTIL
-  DVEROVĀ MRIEŽKA

±0,000 = 1. NP

Projektov Ā dokumentĀcia slŮži ako podklad pre stavebnĚ povolenie Ā realizĀciu stavby
 Tento vŮkres je originĀl Ā jeho kopirovanie bez sŮhlasu majiteľa je trestnĚ podľa §21.odst. d) zĀkona Ā.383/1997 Z.z.

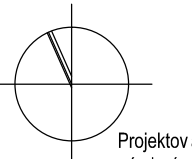

Projektov Ā dokumentĀcia nenahrĀdza vŮrobnĀ Ā dielenskŮ dokument. dod ĀvĀteľa

Vypracoval: Ing. M. Danko Projektant: Ing. M. Danko Zodp.projektant: Ing. M. Danko H.I.P.: Ing.A ŠtefankovĀ	Stavba: ZNĪŽENIE ENERGETICKEJ NĀROČNOSTI BUDOVY MESTSKĚHO PODNIKU SLUŹIB V MESTE STRĀŽSKE StavebnĪk: Mesto StrĀzske, NĀmestie A. Dubĉeka 300, 072 22 StrĀzske Miesto stavby: StrĀzske, Ā.p. 543/2 k.Ů. StrĀzske Objekt: SO 01 - HLAVNÝ OBJEKT Diel: VZDUCHOTECHNIKA / VZT/ Obsah: PĀDORYS 1.NP - NOVÝ STAV	DĀtum: 12/2017 Č. ZĀk.: 13317 FormĀt: 4 x A4 Časť: D	Stupeň: DOUP KŃty v: mm Mierka: 1 : 100 PrĪl.Ā.: 01
--	--	--	---



TERA green s.r.o.
 OrechovĀ 23,095 01 Bardejov
 telefon: +421 905 873 209
 email: astefankova1@gmail.com